




projektowany węzeł wodociągowy

Zakład Usług Sanitarnych Mariusz Nowogó Kąkolowa 12, 86-010 Koronowo			
INWESTOR		GMINA WIĘCBORK, UL. MICKIEWICZA 22, 86-410 WIĘ	
ZADANIE		Budowa sieci wodociągowej w ul. Słonecznej w Więcbork	
RYSUNEK		PROJEKT ZAGOSPODAROWANIA TERENU	
Skala		PROJEKT BUDOWLANY	
1:500		Opracował	
FUNKCJA	IMIĘ I NAZWISKO	NR UPRAWNIEŃ	PODPIS
PROJEKTANT b. sanitarna	mgr inż. Mariusz Nowogórski	KUP/0185/PBS/18	
SPRAWDZAJĄCY	mgr inż. Anna Mieziątko	KUP/0078/PBS/23	



## Skala 1:500

Godło mapy:

Miejscowość: WIECBORK

Gmina: Więcbork - M [041304\_4]


Obreb: Wiecibork 4 [0004] dz. 282, 292/10

Geodezyjny ukt. - płaskich prostokątnych "2000" południk 18  
współrzędnych - wysokościowy: EVRS 2007 (EVRF2007)

Identyfikator zgłoszenia prac

6640.246.2

Oznaczenie granic obszaru,  
który był przedmiotem aktualizacji

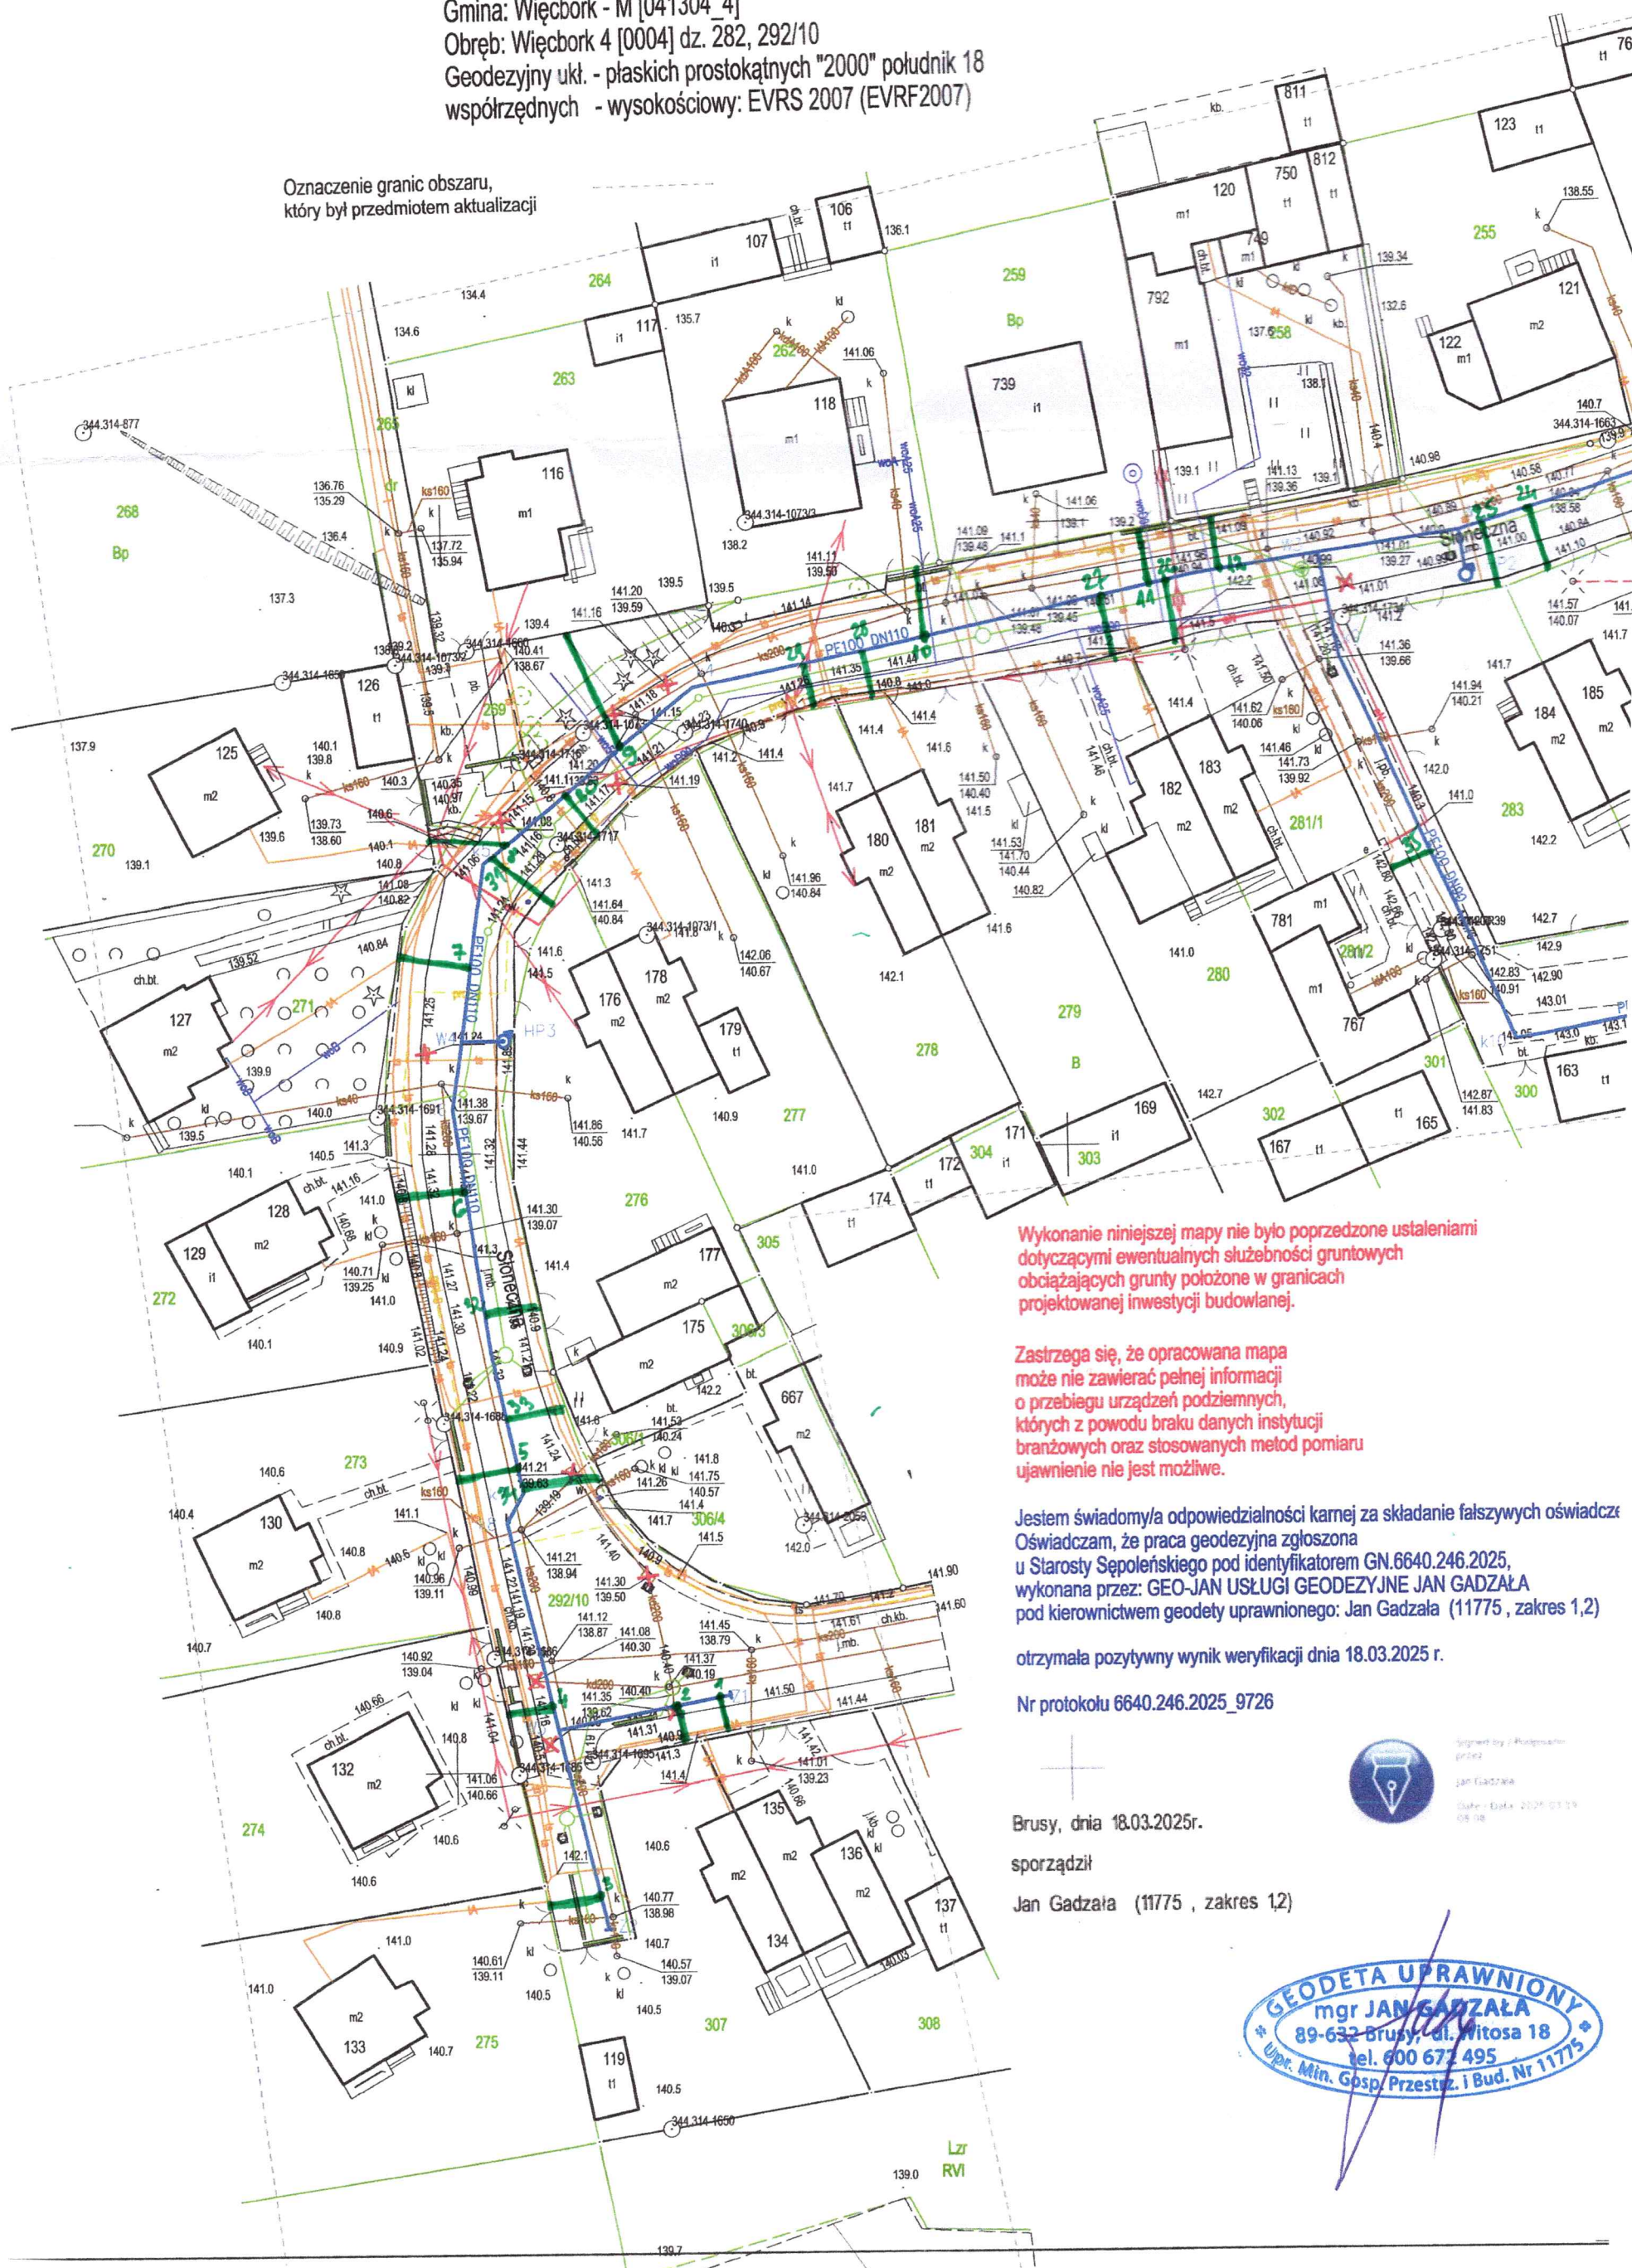

Wykonanie niniejszej mapy nie było poprzedzone ustaleniami dotyczącymi ewentualnych służebności gruntowych obciążających grunty położone w granicach projektowanej inwestycji budowlanej.

Zastrzega się, że opracowana mapa może nie zawierać pełnej informacji o przebiegu urządzeń podziemnych, których z powodu braku danych instytucji branżowych oraz stosowanych metod pomiaru ujawnienie nie jest możliwe.

Jestem świadomy/a odpowiedzialności karnej za składanie fałszywych oświadczeń.  
Oświadczam, że praca geodezyjna zgłoszona  
u Starosty Sępoleńskiego pod identyfikatorem GN.6640.246.2025,  
wykonana przez: GEO-JAN USŁUGI GEODEZYJNE JAN GADZAŁA  
pod kierownictwem geodety uprawnionego: Jan Gadzała (11775 , zakres 1,2)

otrzymała pozytywny wynik weryfikacji dnia 18.03.2025 r.

Nr protokołu 6640.246.2025\_9726

Brusy, dnia 18.03.2025r.

sporządził

Jan Gadzała (11775 , zakres 1,2)

[illegible]