

5912750,00
6465300,00

LEGENDA

- projektowana sieć wodociągowa
(poza zakresem uzgodnienia)
uzgodniona naradą GN.6630.30.2025
- projektowana sieć wodociągowa

Signature Not Verified
Dokument podpisany przez Mariusz Nowogórski
Data: 2025.04.14 14:47:03 CEST

ZA ZGODNOŚĆ Z ORYGINAŁEM
MAPY DO CELÓW PROJEKTOWYCH

Zakład Usług Sanitarnych Mariusz Nowogórski Kąkolowa 12, 86-010 Koronowo			
INWESTOR	GMINA WIĘCIBORK, UL. MICKIEWICZA 22, 86-410 WIĘCIBORK		
ZADANIE	Budowa sieci wodociągowej w ul. Stolecznej w Więcborku, gm. Więcbork		
RYSunek	PROJEKT ZAGOSPODAROWANIA TERENU		
Skala	1:500	PROJEKT BUDOWLANY	Opracował
FUNKCJA	IMIE I NAZWISKO	NR UPRAWNIENI	POCIS
PROJEKTANT	mgr inż. Mariusz Nowogórski	KUP/0185/PBS/18	ZA ZGODNOŚĆ Z ORYGINAŁEM
SPRAWDZAJĄCY	mgr inż. Anna Mieziako	KUP/0078/PBS/18	mgr inż. Mariusz Nowogórski

MAPA DO CELÓW PROJEKTOWYCH

GEO-JAN Usługi Geodezyjne
Jan Gadzała
ul. Wincentego Witosa 18
89-632 Brusy
tel. 600672495

Godło mapy:

Skala 1:500

"2000" : 6.198.16.14.1.1, 6.198.16.14.1.2, 6.198.16.14.1.3, 6.198.16.14.1.4

Miejscowość: WIĘCIBORK

Gmina: Więcbork - M [041304_4]

Obręb: Więcbork 4 [0004] dz. 282, 292/10


Geodezyjny ukl. - płaskich prostokątnych "2000" południk 18

współrzędnych - wysokościowy: EVRS 2007 (EVRF2007)

Identyfikator zgłoszenia prac

6640.246.2025

Oznaczenie granic obszaru,
który był przedmiotem aktualizacji

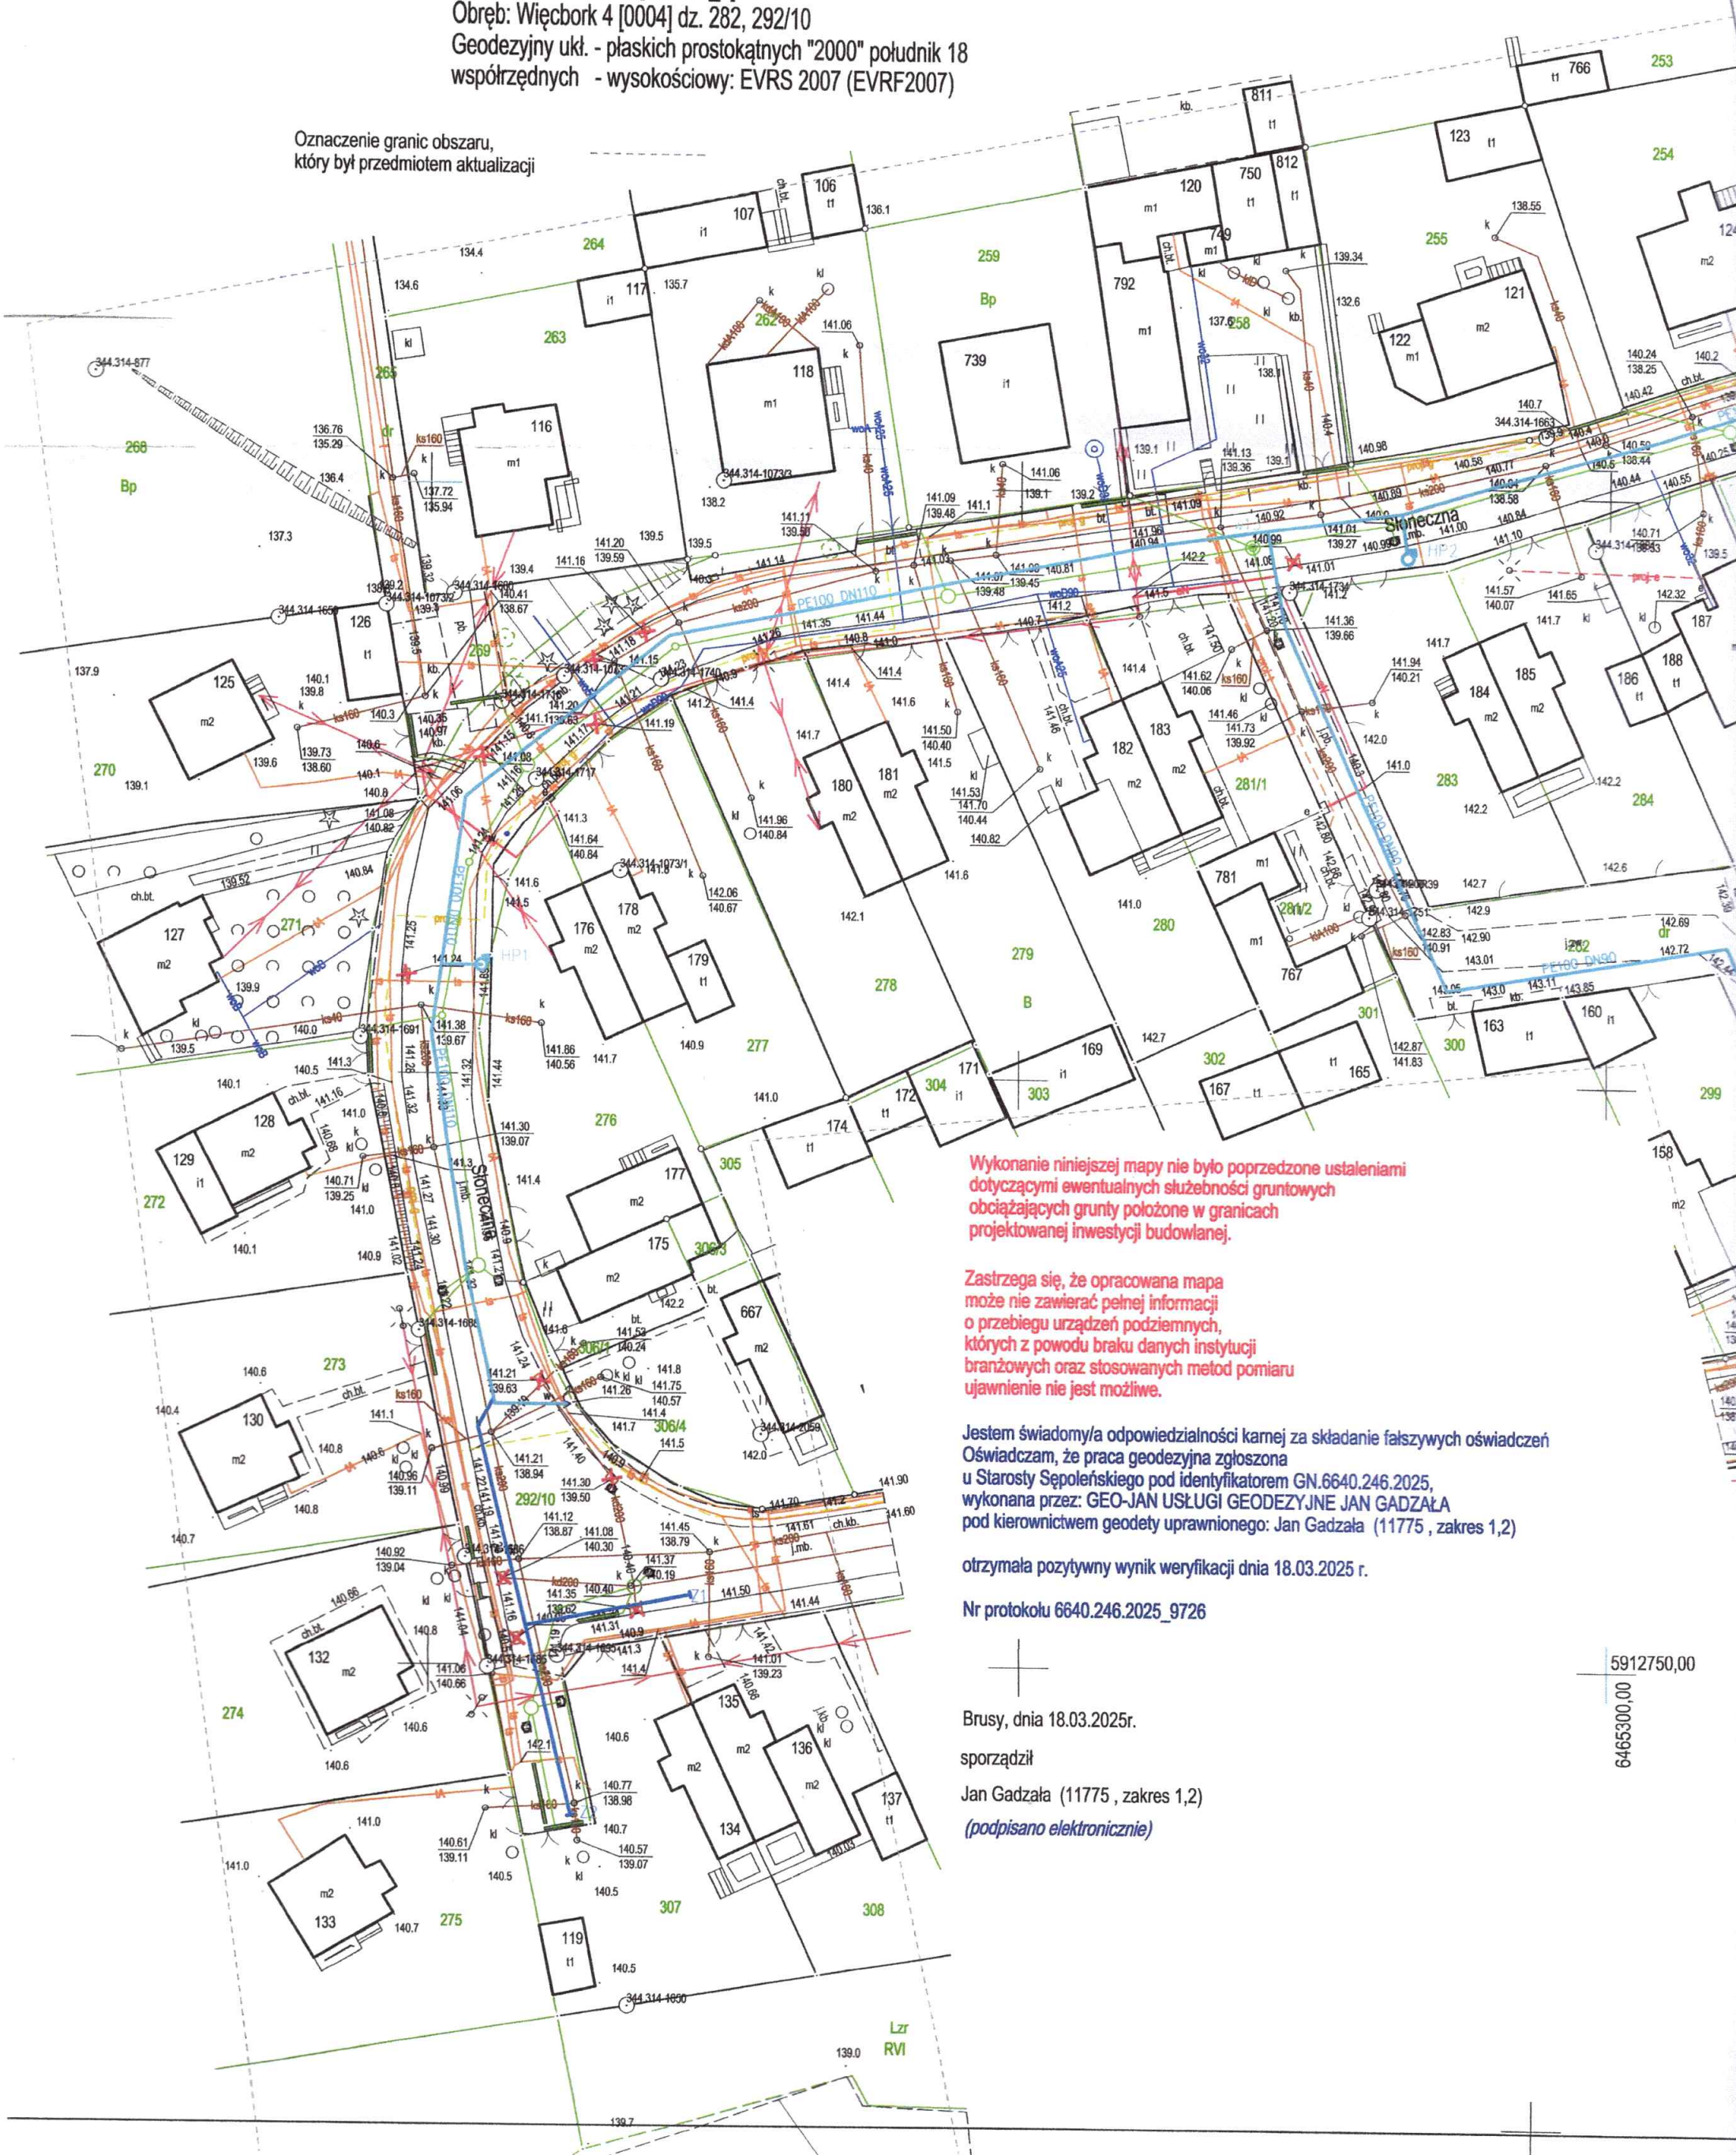

Wykonanie niniejszej mapy nie było poprzedzone ustaleniami dotyczącymi ewentualnych służebności gruntowych obciążających grunty położone w granicach projektowanej inwestycji budowlanej.

Zastrzega się, że opracowana mapa może nie zawierać pełnej informacji o przebiegu urządzeń podziemnych, których z powodu braku danych instytucji branżowych oraz stosowanych metod pomiaru ujawnienie nie jest możliwe.

Jestem świadomy/a odpowiedzialności karnej za składanie fałszywych oświadczeń
Oświadczam, że praca geodezyjna zgłoszona
u Starosty Sępoleńskiego pod identyfikatorem GN.6640.246.2025,
wykonana przez: GEO-JAN USŁUGI GEODEZYJNE JAN GADZAŁA
pod kierownictwem geodety uprawnionego: Jan Gadzała (11775 , zakres 1,2)

otrzymała pozytywny wynik weryfikacji dnia 18.03.2025 r.

Nr protokołu 6640.246.2025_9726

Brusy, dnia 18.03.2025r.

sporządził

Jan Gadzała (11775 , zakres 1,2)

(podpisano elektronicznie)

5912750,00

6465300,00

MAPA DO CELÓW PROJEKTOWYCH

Skala 1:500

Godło mapy:

"2000" : 6.198.16.14.1.1, 6.198.16.14.1.2, 6.198.16.14.1.3, 6.198.16.14.1.4

Miejscowość: WIĘCBORK

Gmina: Więcbork - M [041304_4]

Obręb: Więcbork 4 [0004] dz. 282, 292/10

Geodezyjny ukl. - płaskich prostokątnych "2000" południk 18
współrzędnych - wysokościowy: EVRS 2007 (EVRF2007)

Identyfikator zgłoszenia prac

6640.

Oznaczenie granic obszaru,
który był przedmiotem aktualizacji



Wykonanie niniejszej mapy nie było poprzedzone ustaleniami dotyczącymi ewentualnych służebności gruntowych obciążających grunty położone w granicach projektowanej inwestycji budowlanej.

Zastrzega się, że opracowana mapa może nie zawierać pełnej informacji o przebiegu urządzeń podziemnych, których z powodu braku danych instytucji branżowych oraz stosowanych metod pomiaru ujawnienie nie jest możliwe.

Jestem świadomy/a odpowiedzialności karnej za składanie fałszywych oświadczeń. Oświadczam, że praca geodezyjna zgłoszona u Starosty Sępoleńskiego pod identyfikatorem GN.6640.246.2025, wykonana przez: GEO-JAN USŁUGI GEODEZYJNE JAN GADZAŁA pod kierownictwem geodety uprawnionego: Jan Gadzała (11775, zakres 1,2)

otrzymała pozytywny wynik weryfikacji dnia 18.03.2025 r.

Nr protokołu 6640.246.2025_9726

Brusy, dnia 18.03.2025r.

sporządził

Jan Gadzała (11775, zakres 1,2)



Starostwo Sępoleńskie
Jan Gadzała
ul. Winiarska 10
89-602 Sępólno
tel. 600 672 495



projektowany węzeł wodociągowy

mgr inż. Mariusz Nowogrodzki

Zakład Usług Sanitarnych Mariusz Nowogórski Kąkolowa 12, 86-010 Koronowo	
INWESTOR	GMINA WIĘCIBORK, UL. MICKIEWICZA 22, 86-410 WIĘCIBÓR
ZADANIE	Budowa sieci wodociągowej w ul. Słonecznej w Więcborku, gm
RYSUNEK	PROJEKT ZAGOSPODAROWANIA TERENU
Skala 1:500	PROJEKT BUDOWLANY
FLUNKCJA	mgr inż. Mariusz Nowogórski
PROJEKTANT i sanitarna	mgr inż. Anna Miezianko
SPRAWDZAJĄCY	
	NR UPRAWNIEN KUP/0185/PBS/18
	PODPIS KUP/0078/PBS/23