


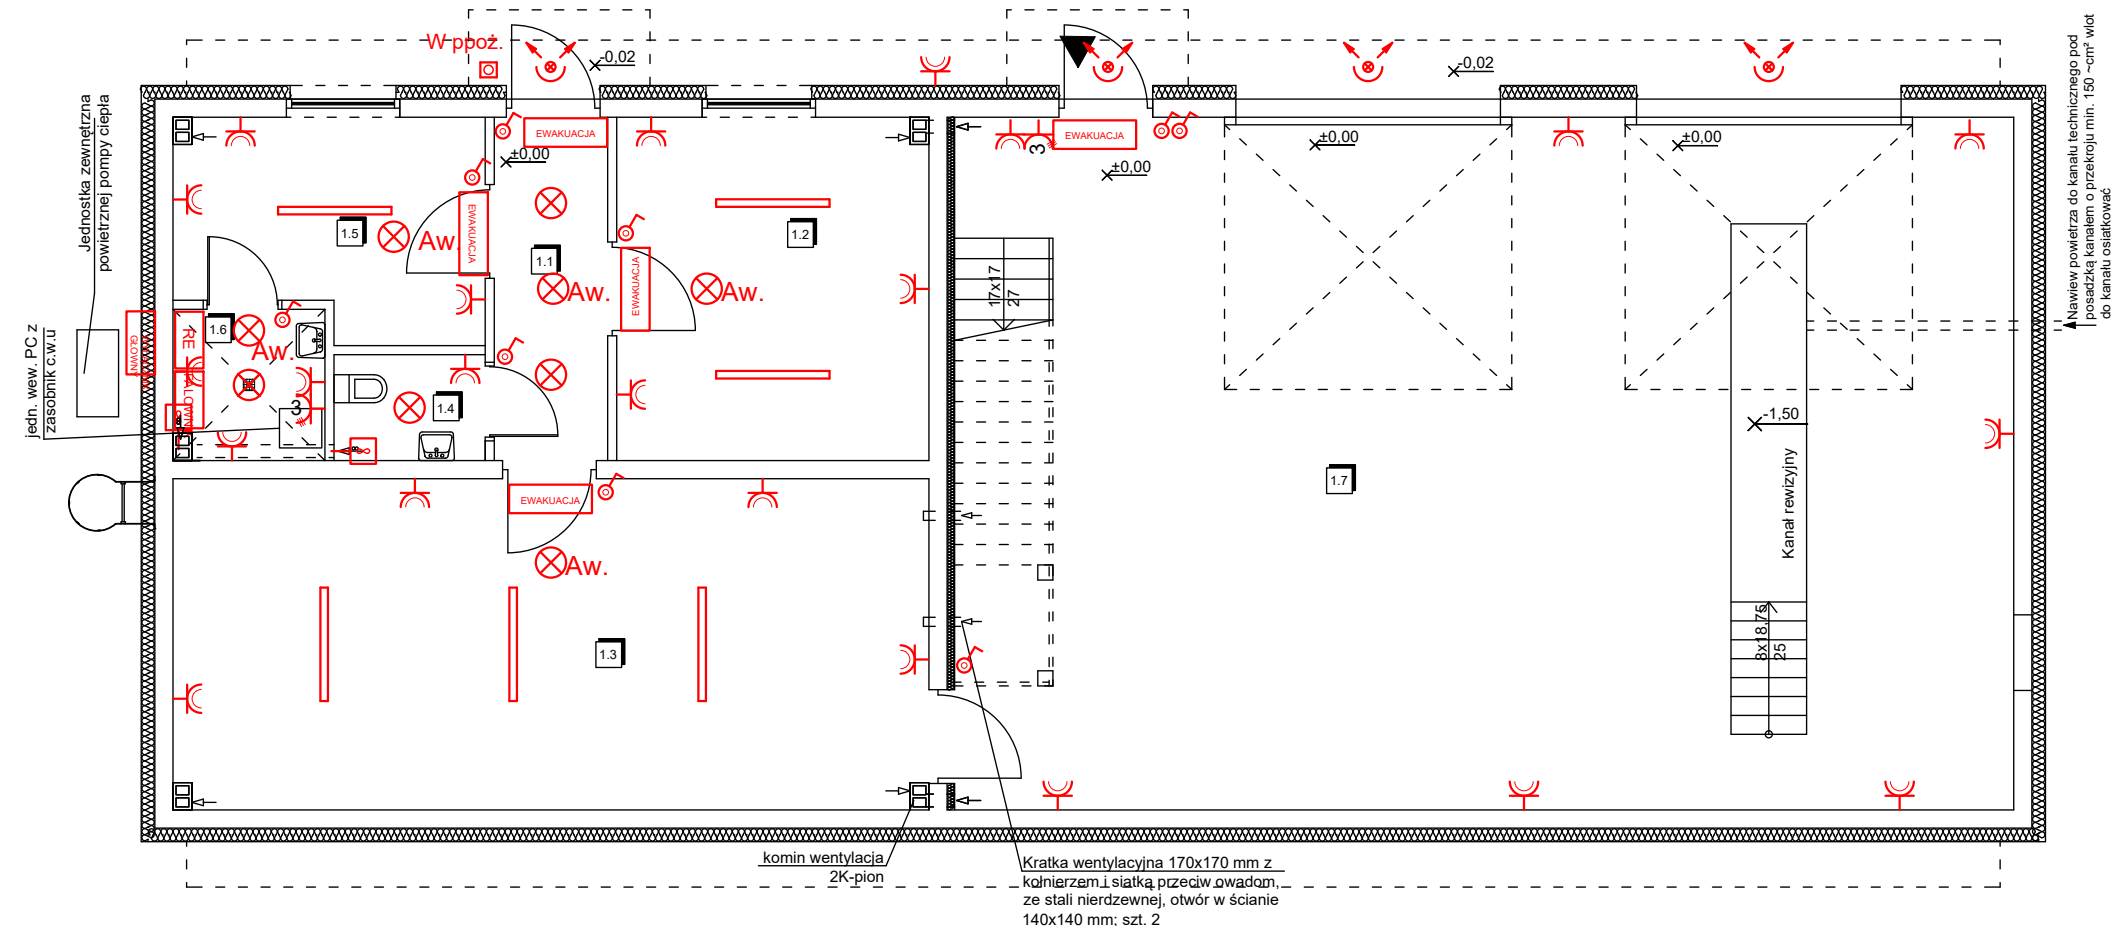

W ppoż.  - przycisk przeciwpożarowego wyłącznika prądu

 - szafka wyłączenia przeciwpożarowego
- Główny wyłącznik prądu

RE  - rozdzielnia elektryczna

 - gniazdo wtykowe wew. IP44 / zew. IP66

3  - gniazdo wtykowe 400V, 3 fazy, min. IP66

 Aw. - oprawa awaryjnego oświetlenia 1H 1W 130lm

 EWAKUACJA - podświetlana oprawa ewakuacyjna

 - oprawa oświetleniowa 4000K LED 5000lm 50W min. IP44

 - wyłącznik jednobiegunowy IP44

 - oprawa LED 10W szczelna IP44 z czujnikiem ruchowym zmierzchowym

 - oprawa oświetleniowa 4000K LED, szczelna, 24W, min. 2400lm

 - zasilanie wentylacji mechanicznej

ZESTAWIENIE POMIESZCZEŃ

Nr	Przeznaczenie użytkowe pomieszczenia	Powierzchnia	Posadzka
		[m²]	
1.1	WIATROŁAP	6,81	Gress
1.2	POM. MAGAZYNOWE	18,66	Gress
1.3	POM. MAGAZYNOWE	43,62	Przemysłowa+ farba
1.4	WC	2,80	Gress
1.5	POM. GOSPODARCZE	11,10	Gress
1.6	POM. TECHNICZNE	3,93	Gress
1.7	POM. MAGAZYNOWE	118,09	Przemysłowa+ farba
Razem powierzchnia		205,01	

Uwaga

- Ewentualne rozbieżności i wątpliwości należy wyjaśnić z autorskim biurem projektowym.
- Rozdzielnica musi posiadać własne uziemienie
- Oświetlenie w pomieszczeniach - 300 lux
- Zasilanie ogniздz wykonać przewodem YDyp 3x2,5 mm²
- Przeciwpżarowy wyłącznik prądu z certyfikatem CNBOP
- Należy wykonać podejścia do zasilania bram

RZUT PARTERU - SCHEMAT INSTALACJI ELEKTRYCZNEJ		SKALA 1:100
NAZWA INWESTYCJI / ZAMIERZENIE BUDOWLANE		PRZEBUDOWA, ROZBUDOWA, NADBUDOWA I ZMIANA SPOSOBU UŻTKOWANIA BUDYNKU GOSPODARCZEGO NA MAGAZYN OC I OL
INWESTOR	GMINA WIĘCBORK UL. MICKIEWICZA 22, 89-410 WIĘCBORK	
ADRES INWESTYCJI	działka nr ewid. 91/4 i 88/36, obręb Więcbork, gm. Więcbork	
PROJEKTANT	mgr inż. Marek Połeć upr. nr WRR-I-7131-5/02 w specjalności instalacyjnej bez ograniczeń	DATA I PODPIS 11.12.2025 r.
SPRAWDZAJĄCY	inż. Łukasz Olejnik upr. nr KUP/0072/PWOE/08 w specjalności instalacyjnej bez ograniczeń	DATA I PODPIS 11.12.2025 r.
 Biuro Usług Projektowych i Obsługi Inwestycji DWG Pracownia Projektowa: Plac Wolności 21; 88-400 Żnin - tel. 600 500 262, 52 552 46 30 www.dwg.com.pl		NR RYSUNKU E1