


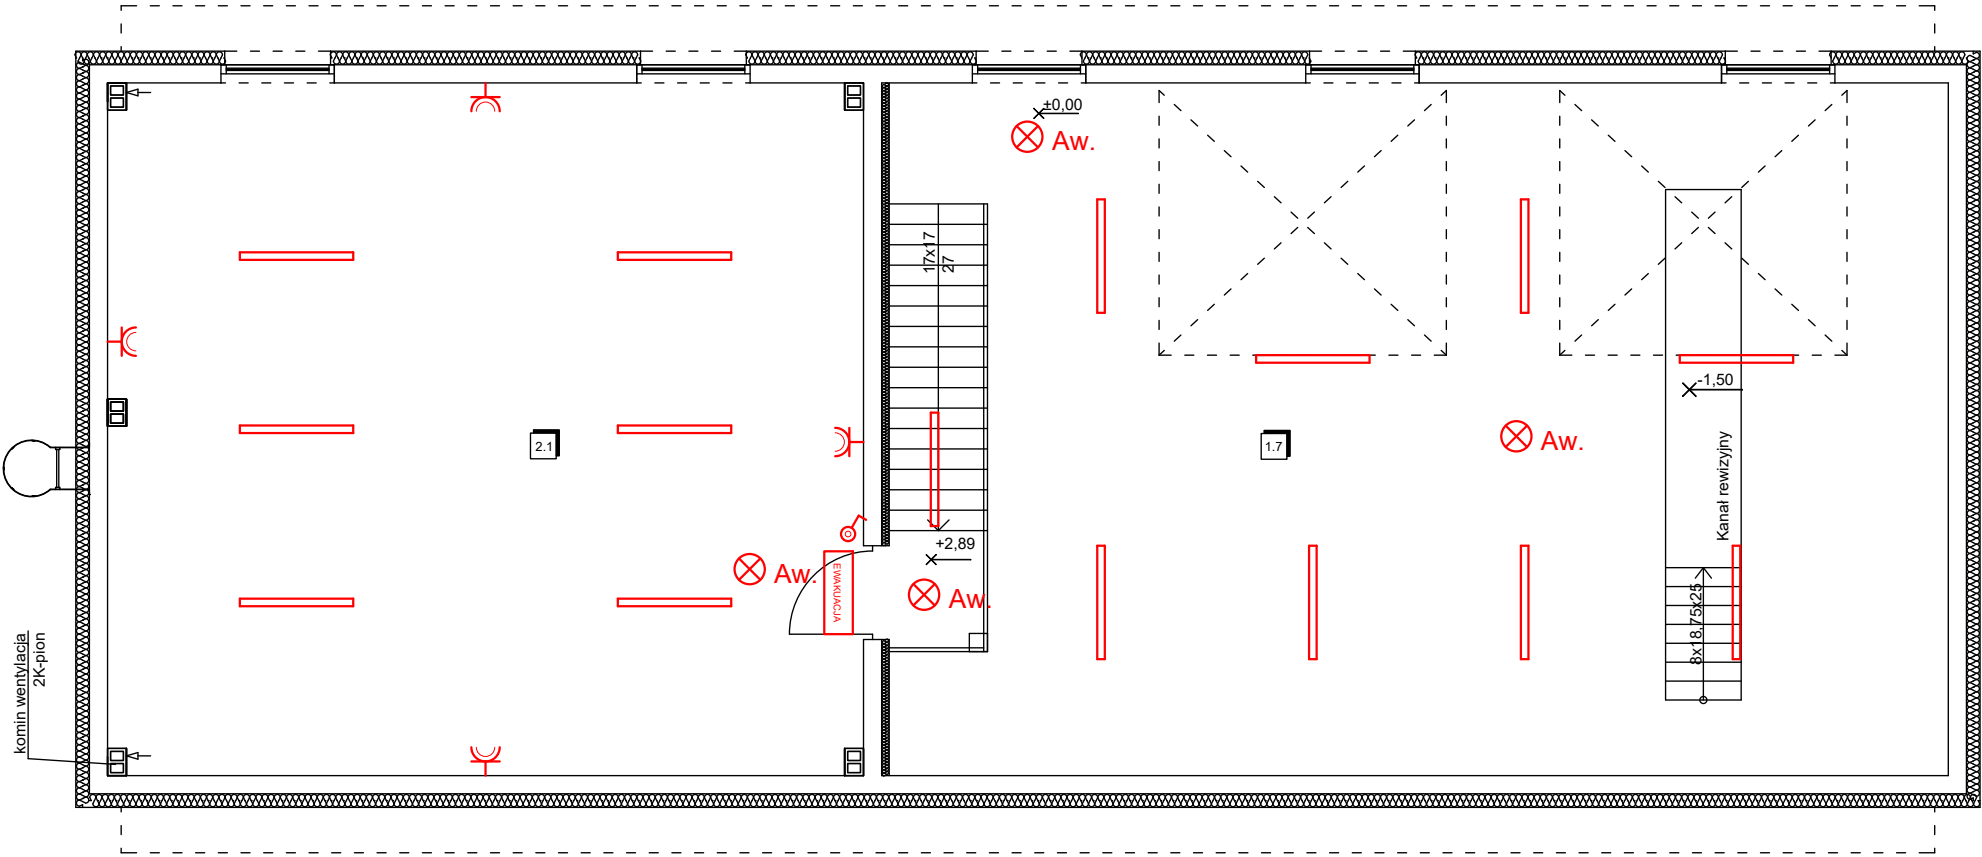

ZESTAWIENIE POMIESZCZEŃ			
Nr	Przeznaczenie użytkowe pomieszczenia	Powierzchnia [m²]	Posadzka
2.1	POM. MAGAZYNOWE	91,15	Gress
Razem powierzchnia		91,15	

Uwaga
-Ewentualne rozbieżności i wątpliwości należy wyjaśnić z autorskim biurem projektowym.
-Rozdzielnica musi posiadać własne uziemienie
- Oświetlenie w pomieszczeniach - 300 lux
- Zasilanie gniazd wykonać przewodem YDYp 3x2,5 mm²
- Przeciwpowozarowy wyłącznik prądu z certyfikatem CNBOP

- W ppoż.

- przeciwpożarowy wyłącznik prądu
- RE

- rozdzielnia elektryczna
- gniazdo wtykowe wew. IP44 / zew. IP66
- 3

- gniazdo wtykowe 400V, 3 fazy, min. IP66
- Aw.

- oprawa awaryjnego oświetlenia 1H 1W 130lm
- EWAKUACJA

- podświetlana oprawa ewakuacyjna
- oprawa oświetleniowa 4000K LED min. 5000lm 50W min. IP44
- wyłącznik jednobiegunowy IP44
- oprawa LED 10W szczelna IP44 z czujnikiem ruchowym zmierzchowym
- oprawa oświetleniowa 4000K LED, szczelna, 24W, min. 2400lm

RZUT PIĘTRA - SCHEMAT INSTALACJI ELEKTRYCZNEJ		SKALA 1:100
NAZWA INWESTYCJI / ZAMIERZENIE BUDOWLANE		BRANŻA INSTALACJE ELEKTRYCZNE
PRZEBUDOWA, ROZBUDOWA, NADBUDOWA I ZMIANA SPOSOBU UŻTKOWANIA BUDYNKU GOSPODARCZEGO NA MAGAZYN OC I OL		
INWESTOR	GMINA WIĘCBORK UL. MICKIEWICZA 22, 89-410 WIĘCBORK	
ADRES INWESTYCJI	działka nr ewid. 91/4 i 88/36, obręb Więcbork, gm. Więcbork	
PROJEKTANT	mgr inż. Marek Połeć upr. nr WRR-I-7131-5/02 w specjalności instalacyjnej bez ograniczeń	DATA I PODPIS 11.12.2025 r.
SPRAWDZAJĄCY	inż. Łukasz Olejnik upr. nr KUP/0072/PWOE/08 w specjalności instalacyjnej bez ogranicze	DATA I PODPIS 11.12.2025 r.
Biuro Usług Projektowych i Obsługi Inwestycji DWG Pracownia Projektowa: Plac Wolności 21; 88-400 Żnin - tel. 600 500 262, 52 552 46 30 www.dwg.com.pl		NR RYSUNKU E2