


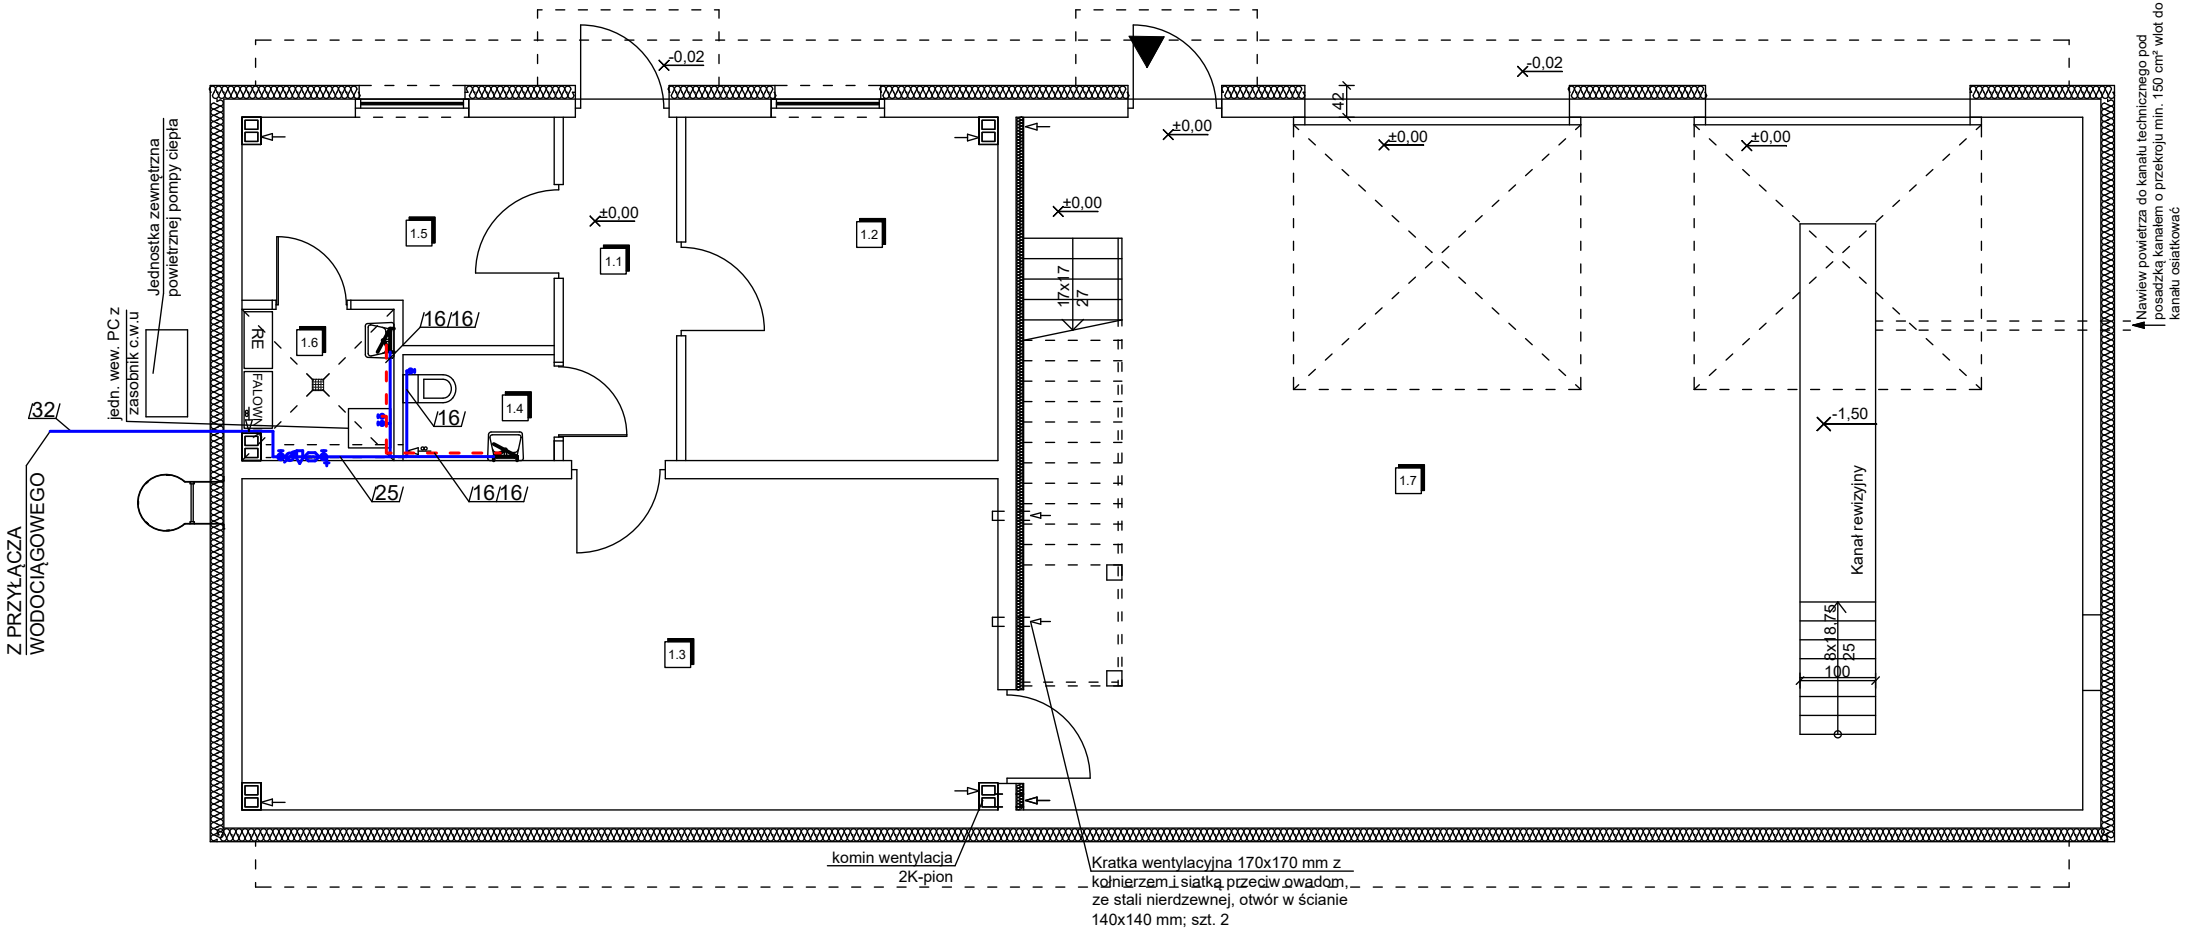

ZESTAWIENIE POMIESZCZEŃ			
Nr	Przeznaczenie użytkowe pomieszczenia	Powierzchnia [m²]	Posadzka
1.1	WIATROŁAP	6,81	Gress
1.2	POM. MAGAZYNOWE	18,66	Gress
1.3	POM. MAGAZYNOWE	43,62	Przemysłowa+ farba
1.4	WC	2,80	Gress
1.5	POM. GOSPODARCZE	11,10	Gress
1.6	POM. TECHNICZNE	3,93	Gress
1.7	POM. MAGAZYNOWE	118,09	Przemysłowa+ farba
Razem powierzchnia		205,01	

OZNACZENIA

- zimna woda - Pex Al
- - - ciepła woda użytkowa - Pex Al

Uwaga.
- Ewentualne rozbieżności i wątpliwości należy wyjaśnić z autorskim biurem projektowym.
- Ciepła woda użytkowa przygotowywana będzie w projektowanej powietrznej pompie ciepła 10 kW w jednostce wewnętrznej wyposażonej w zasobnik ciepłej wody użytkowej
- Należy wykonać przebudowę przyłącza wodociągowego wg odrębnego opracowania

RZUT PARTERU - SCHEMAT INSTALACJI WODOCIĄGOWEJ		SKALA 1:100
PRZEBUDOWA, ROZBUDOWA, NADBUDOWA I ZMIANA SPOSOBU UŻTKOWANIA BUDYNKU GOSPODARCZEGO NA MAGAZYN OC I OL		BRANŻA INSTALACJE SANITARNE
NAZWA INWESTYCJI / ZAMIERZENIE BUDOWLANE	INWESTOR	
ADRES INWESTYCJI	działka nr ewid. 91/4 i 88/36, obręb Więcbork, gm. Więcbork	
PROJEKTANT	dr inż. Andrzej Frydryszak upr. GPKG-I-7342-39/96 w specjalności instalacyjnej w zakresie instalacji sanitarnych bez ograniczeń	DATA I PODPIS 11.12.2025 r.
SPRAWDZAJĄCY	mgr inż. Remigiusz Jendrzejczak upr. KUP/0073/PWOS/12 w specjalności instalacyjnej w zakresie instalacji sanitarnych bez ograniczeń	DATA I PODPIS 11.12.2025 r.
Biuro Usług Projektowych i Obsługi Inwestycji DWG Pracownia Projektowa: Plac Wolności 21; 88-400 Żnin - tel. 600 500 262, 52 552 46 30 www.dwg.com.pl		NR RYSUNKU S1